


Генеральный план МО Кудряшовский сельсовет Новосибирского района Новосибирской области

Схема электроснабжения и газоснабжения
М 1:20 000

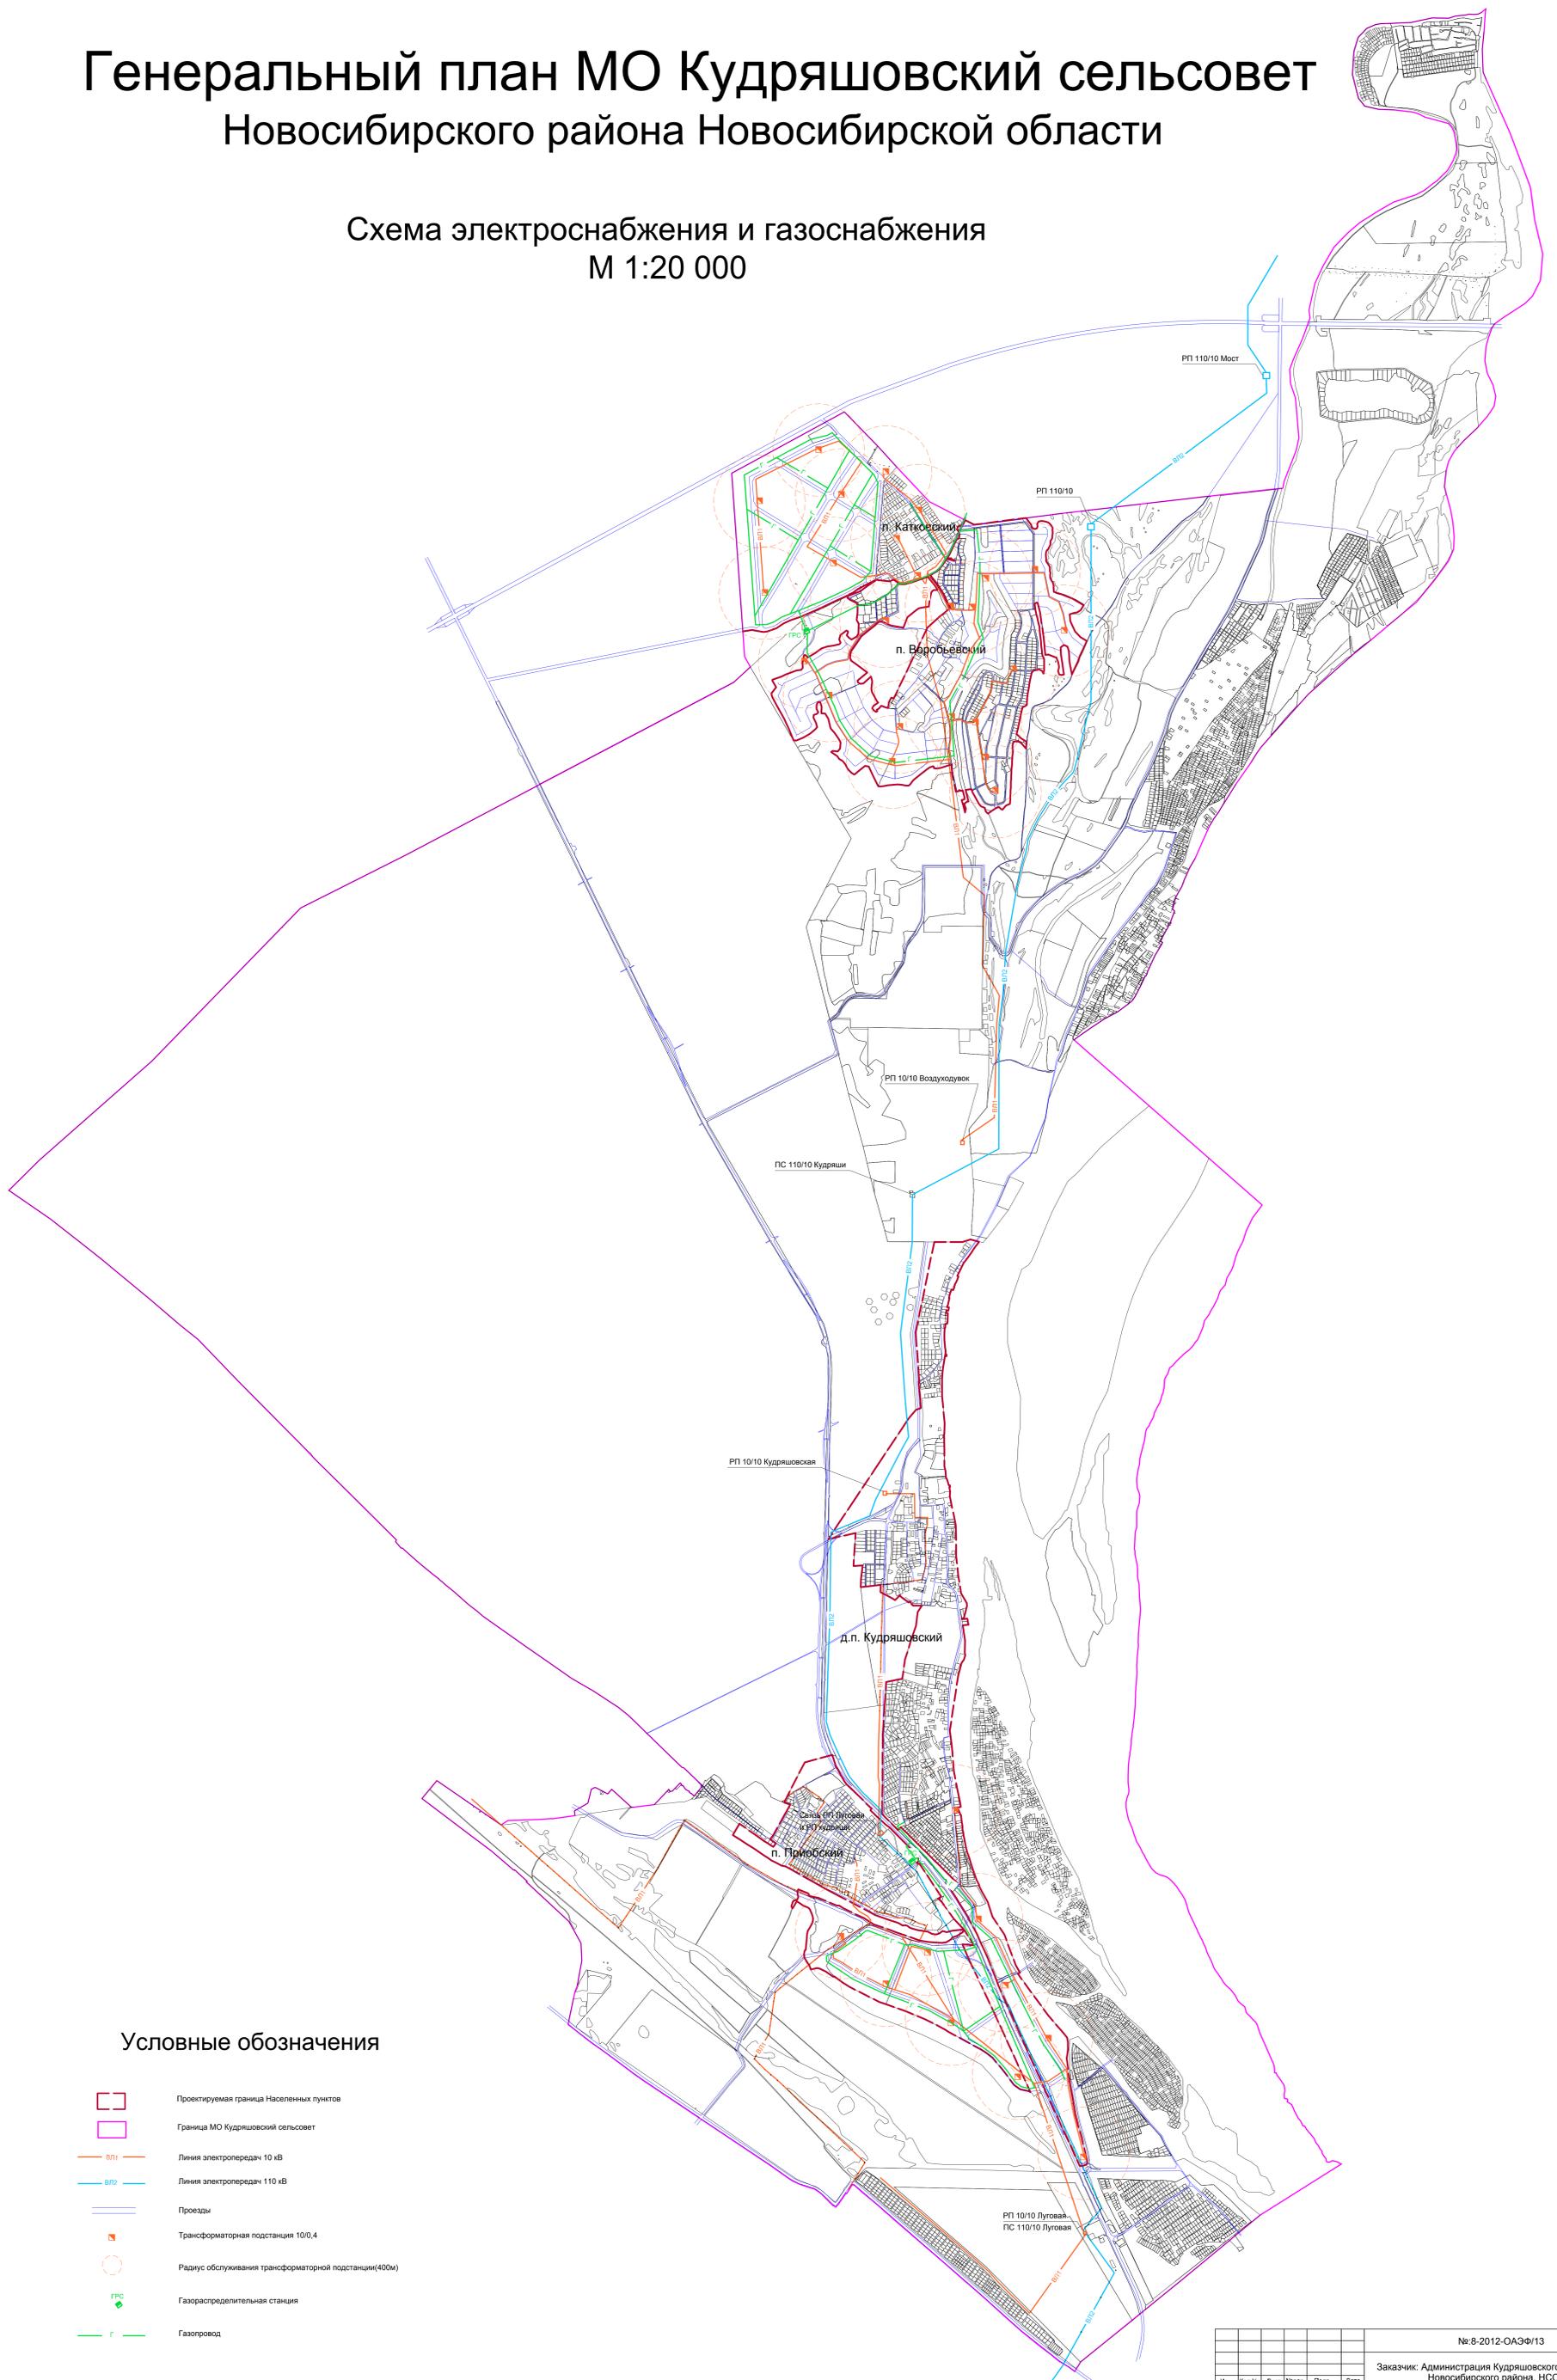

Условные обозначения

- Проектируемая граница населенных пунктов
- Граница МО Кудряшовский сельсовет
- Линия электропередач 10 кВ
- Линия электропередач 110 кВ
- Проезды
- Трансформаторная подстанция 10/0,4
- Радиус обслуживания трансформаторной подстанции(400м)
- Газораспределительная станция
- Газопровод

						№:8-2012-ОАЭФ/13		
						Заказчик: Администрация Кудряшовского сельсовета, Новосибирского района, НСО		
						Генеральный план МО Кудряшовский сельсовет Новосибирского района Новосибирской области		
Изм.	Кол.Уч.	Лист	Издан.	Полн.	Дата	Стадия	Лист	Листов
Архитектор	Костюкова					ГП	7	8
ГАП	Бодяковский							
Директор	Фоминих М.В.				2013г.	Генеральный план. Схема электроснабжения и газоснабжения. М 1:20 000	ООО ЮК "Сибирский кадастровый центр"	
						Копировал:		

Имя, № подл. Подп. и дата. Взам. инв. №