


Проект внесения изменений в Генеральный план МО Кудряшовский сельсовет
Новосибирского района Новосибирской области

Схема электроснабжения и газоснабжения
М 1:20 000

Приложение №5 к решению 49-ой внеочередной сессии Совет депутатов Кудряшовского сельсовета Новосибирского района Новосибирской области от 18.06.2014 № 247 «О внесении изменений в решение Совета депутатов Кудряшовского сельсовета Новосибирского района Новосибирской области от 20.08.2013 № 208 «Об утверждении Генерального плана Кудряшовского сельсовета Новосибирского района Новосибирской области»»

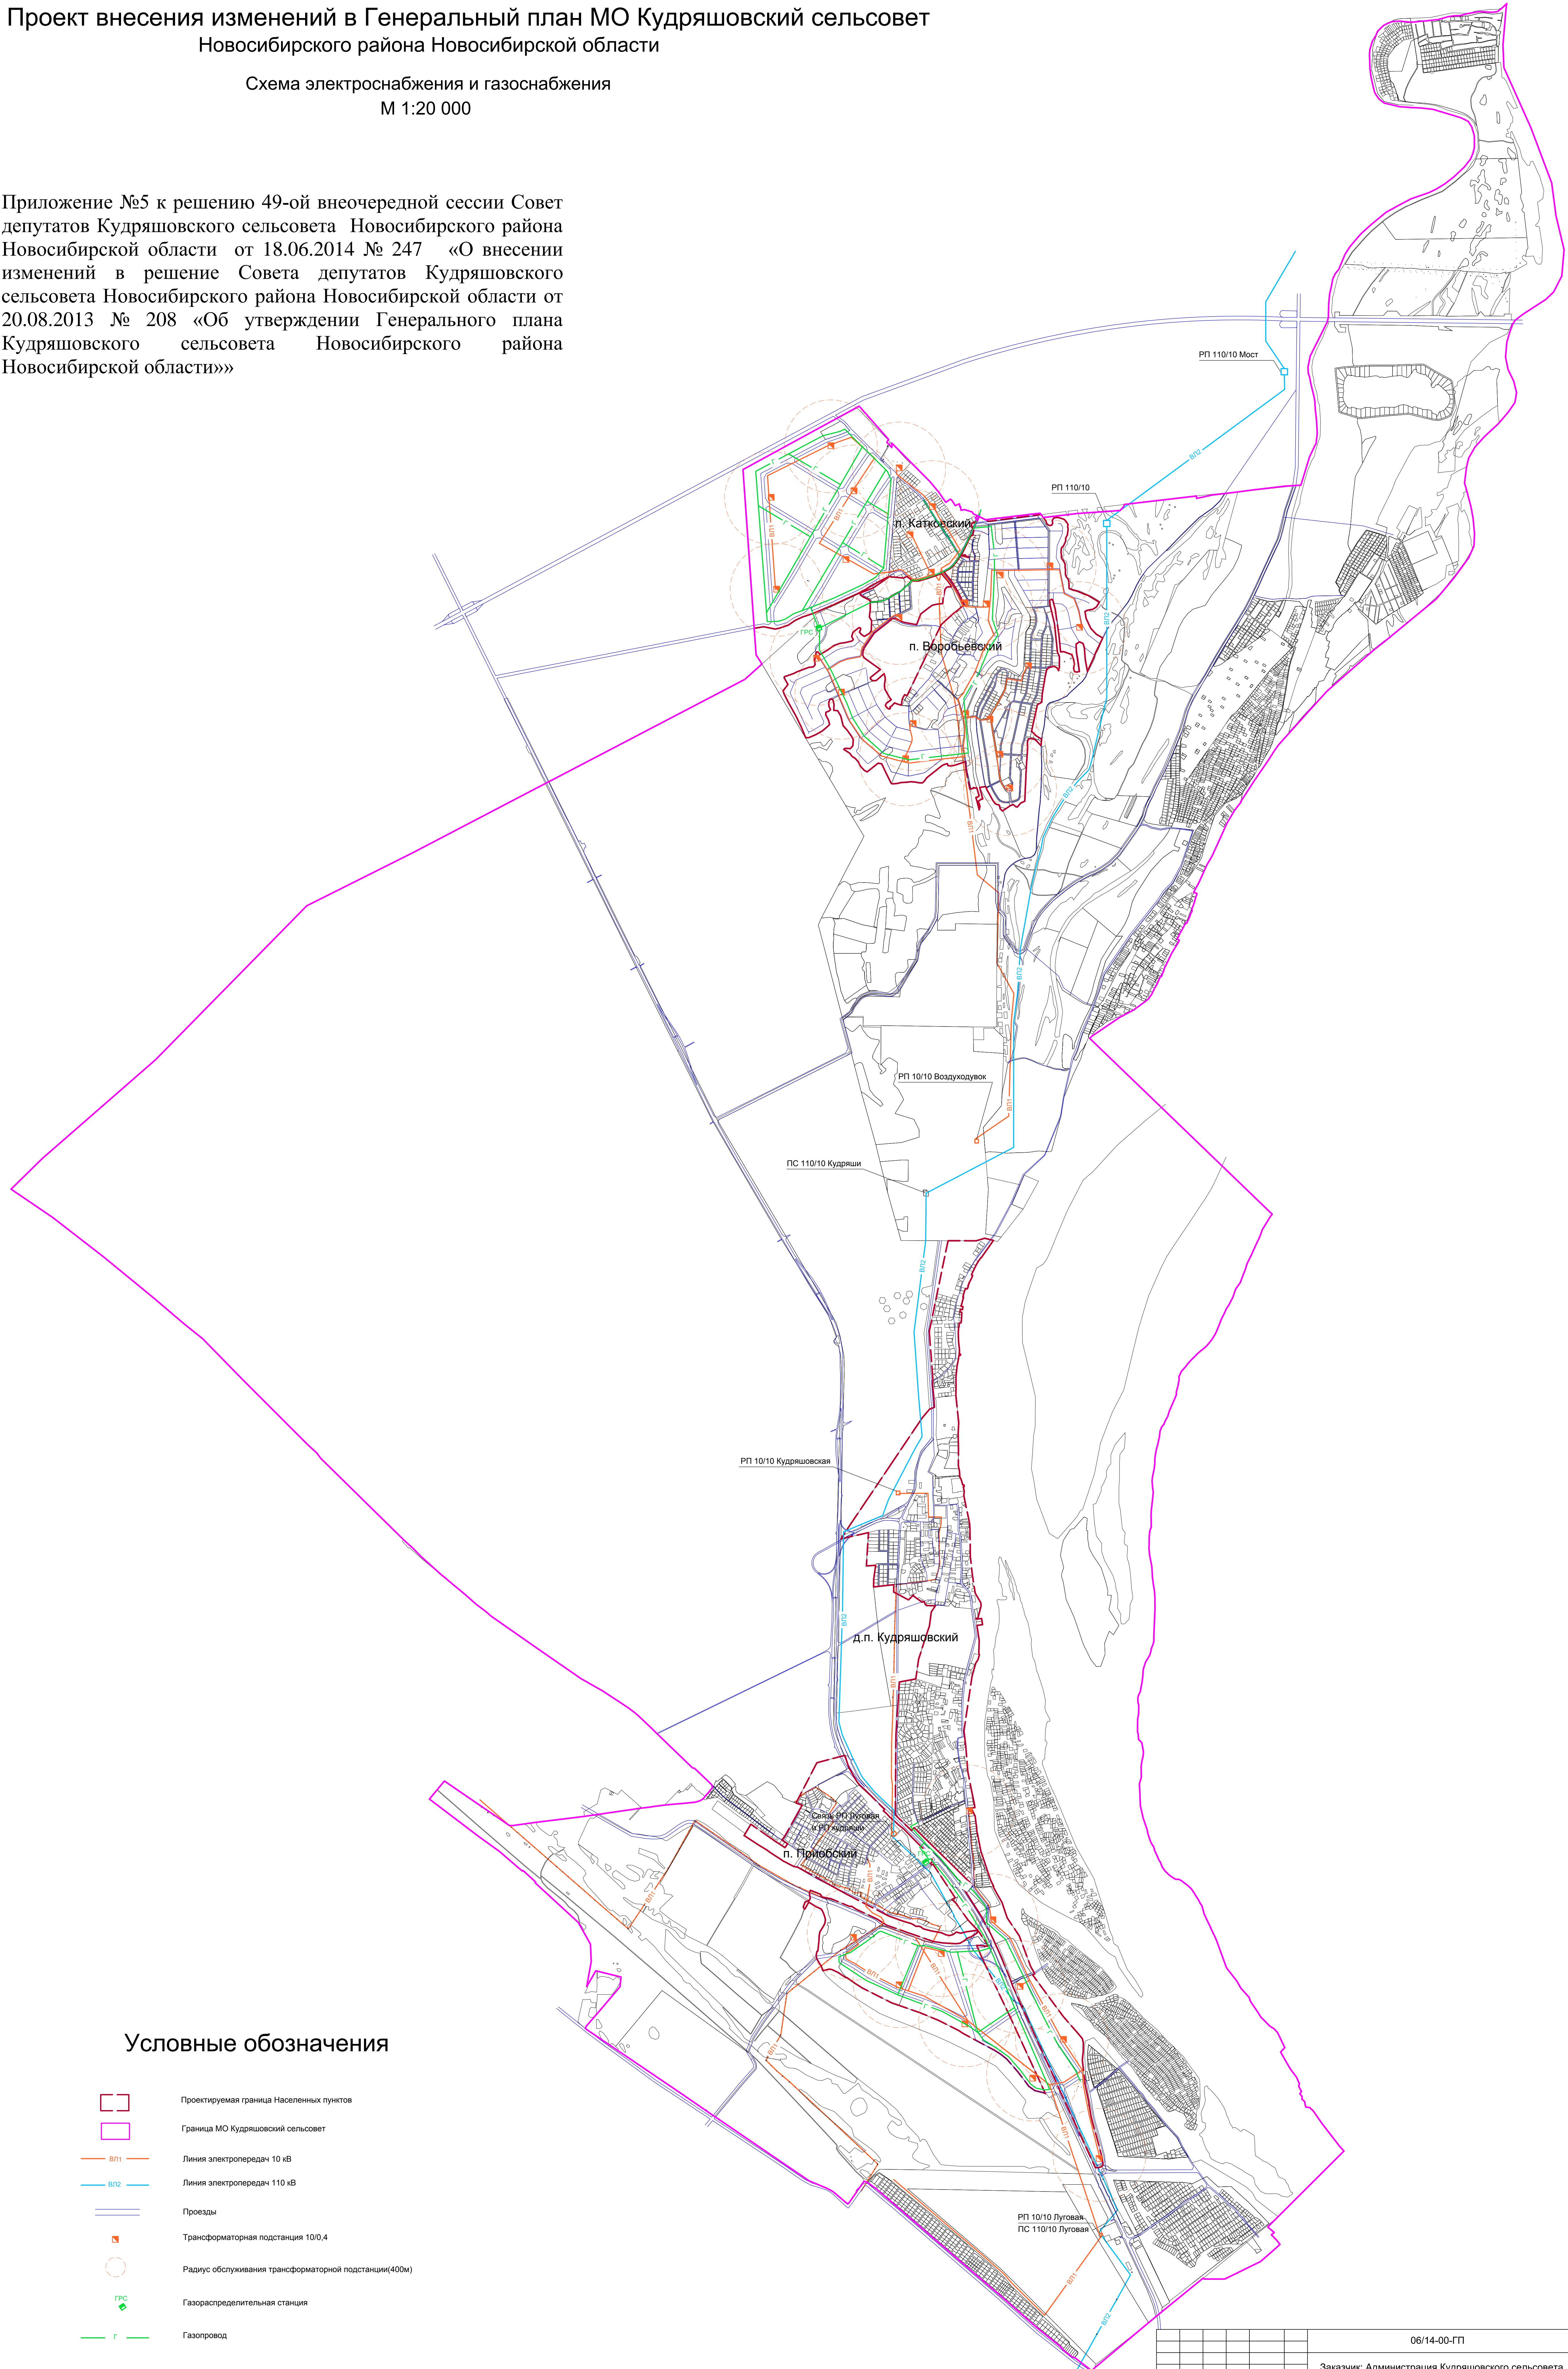

Условные обозначения

- Проектируемая граница населенных пунктов
- Граница МО Кудряшовский сельсовет
- Л10 — Линия электропередач 10 кВ
- Л110 — Линия электропередач 110 кВ
- Проезды
- Трансформаторная подстанция 10/0,4
- Радиус обслуживания трансформаторной подстанции (400м)
- ГРС Газораспределительная станция
- Газопровод

06/14-00-ГП				
Заказчик: Администрация Кудряшовского сельсовета, Новосибирского района, НСО				
Изм.	Кол. Уч.	Лист	Масш.	Подп.
Директор	Дорофеева Н.Н.			
ГАТ	Бодяковский			
Архитектор	Косичева	2014г.		
Внесение изменений в генеральный план МО Кудряшовский сельсовет Новосибирского района Новосибирской области			Стадия	Лист
Схема электроснабжения и газоснабжения			ГП	5
М 1:20 000			Листов	6
ООО "Услуги для бизнеса"				

Имя, № подл. Подп. и дата. Взам. инв. №