


Схема электроснабжения и газоснабжения

М 1:20 000

Приложение 5 к Изменениям в генеральный план Кудряшовского сельсовета Новосибирского района Новосибирской области, утвержденные решением Совета депутатов Кудряшовского сельсовета Новосибирского района Новосибирской области от 20.08.2013 №208 "Об утверждении Генерального плана Кудряшовского сельсовета Новосибирского района Новосибирской области"

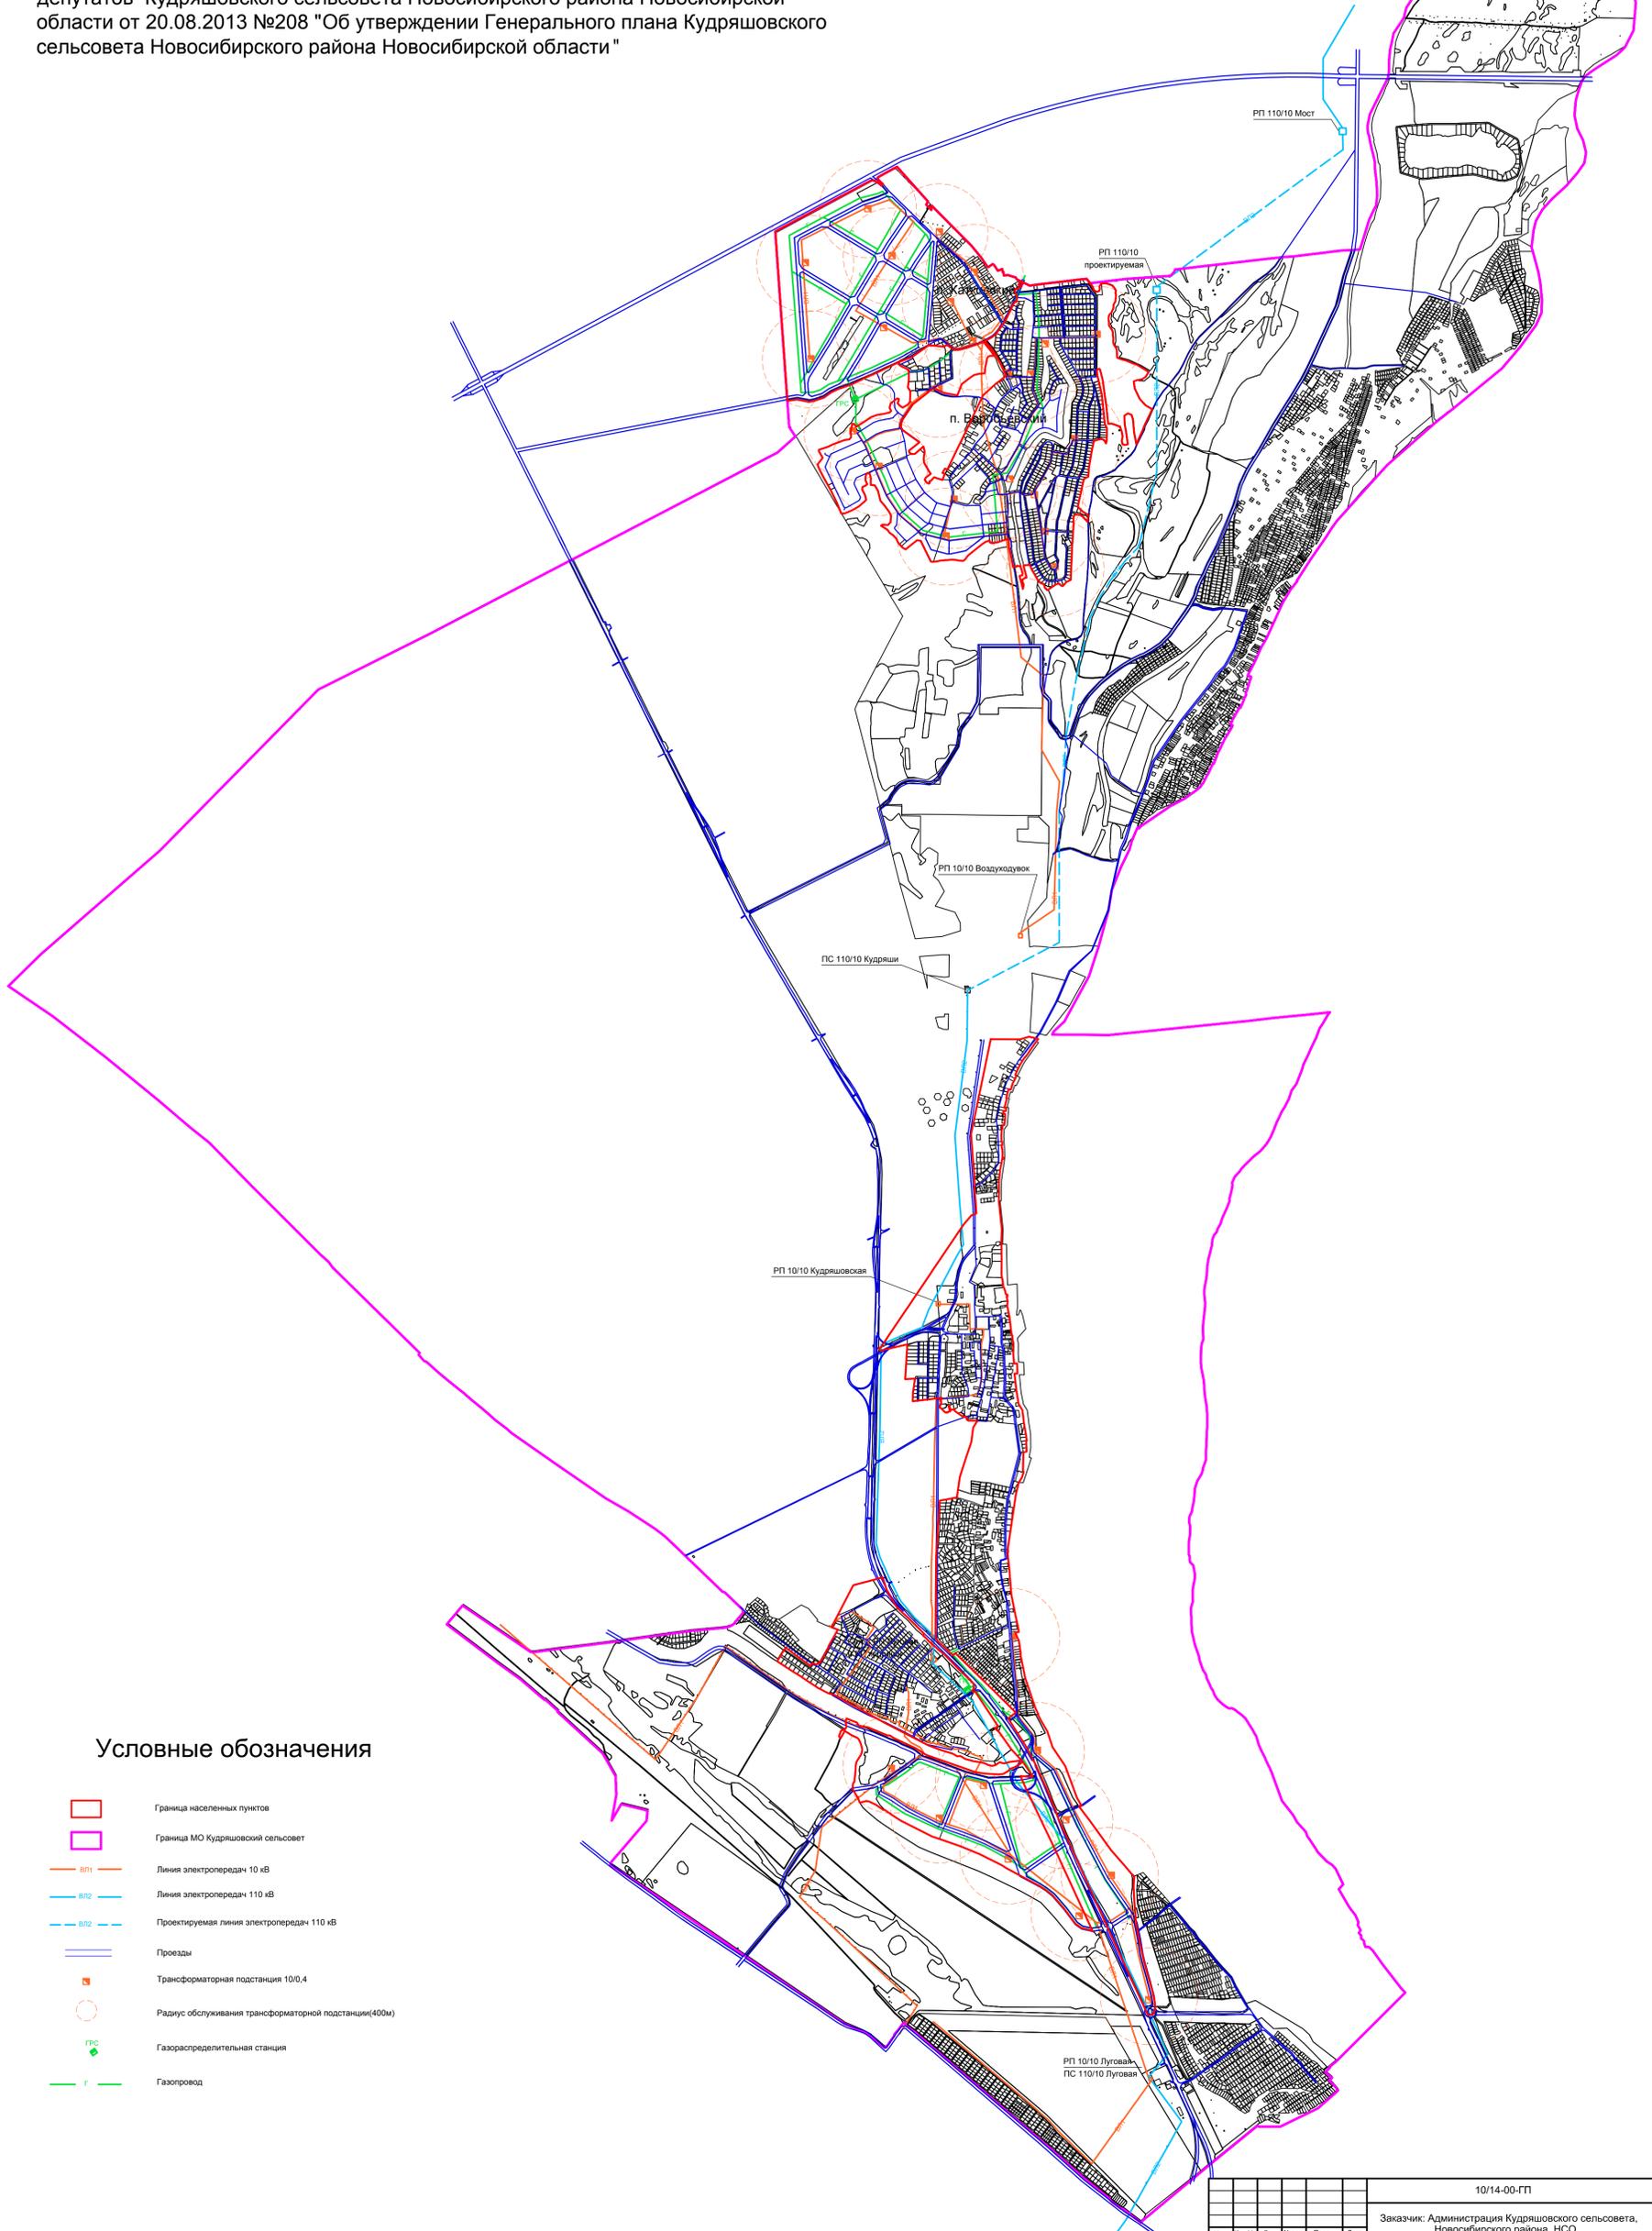

Условные обозначения

- Граница населенных пунктов
- Граница МО Кудряшовский сельсовет
- 10кВ — Линия электропередач 10 кВ
- 110кВ — Линия электропередач 110 кВ
- 110кВ — Проектируемая линия электропередач 110 кВ
- Проезды
- Трансформаторная подстанция 10/0,4
- Радиус обслуживания трансформаторной подстанции(400м)
- ГРС Газораспределительная станция
- Газопровод

Лист № подл. Дата изд. Всего листов

10/14-00-ГП					
Заказчик: Администрация Кудряшовского сельсовета, Новосибирского района, НСО					
Проект в соответствии с: Генеральный план Кудряшовского сельсовета Новосибирского района Новосибирской области, утвержденный решением Совета депутатов Кудряшовского сельсовета Новосибирского района Новосибирской области от 20.08.2013 №208 "Об утверждении Генерального плана Кудряшовского сельсовета Новосибирского района Новосибирской области"					
Имя	Кол. Усл.	Лист	Масштаб	Год	Дата
Директор	Доробеева	2014			
ГАП	Базальковский	2014			
Архитектор	Курбатова	2014			
Схема электроснабжения и газоснабжения М 1:20 000					Стадия Лист Листов ГП 5 6
ООО "Услуги для бизнеса"					Копировал